


KOORDINAČNÍ SITUACE STAVBY 1

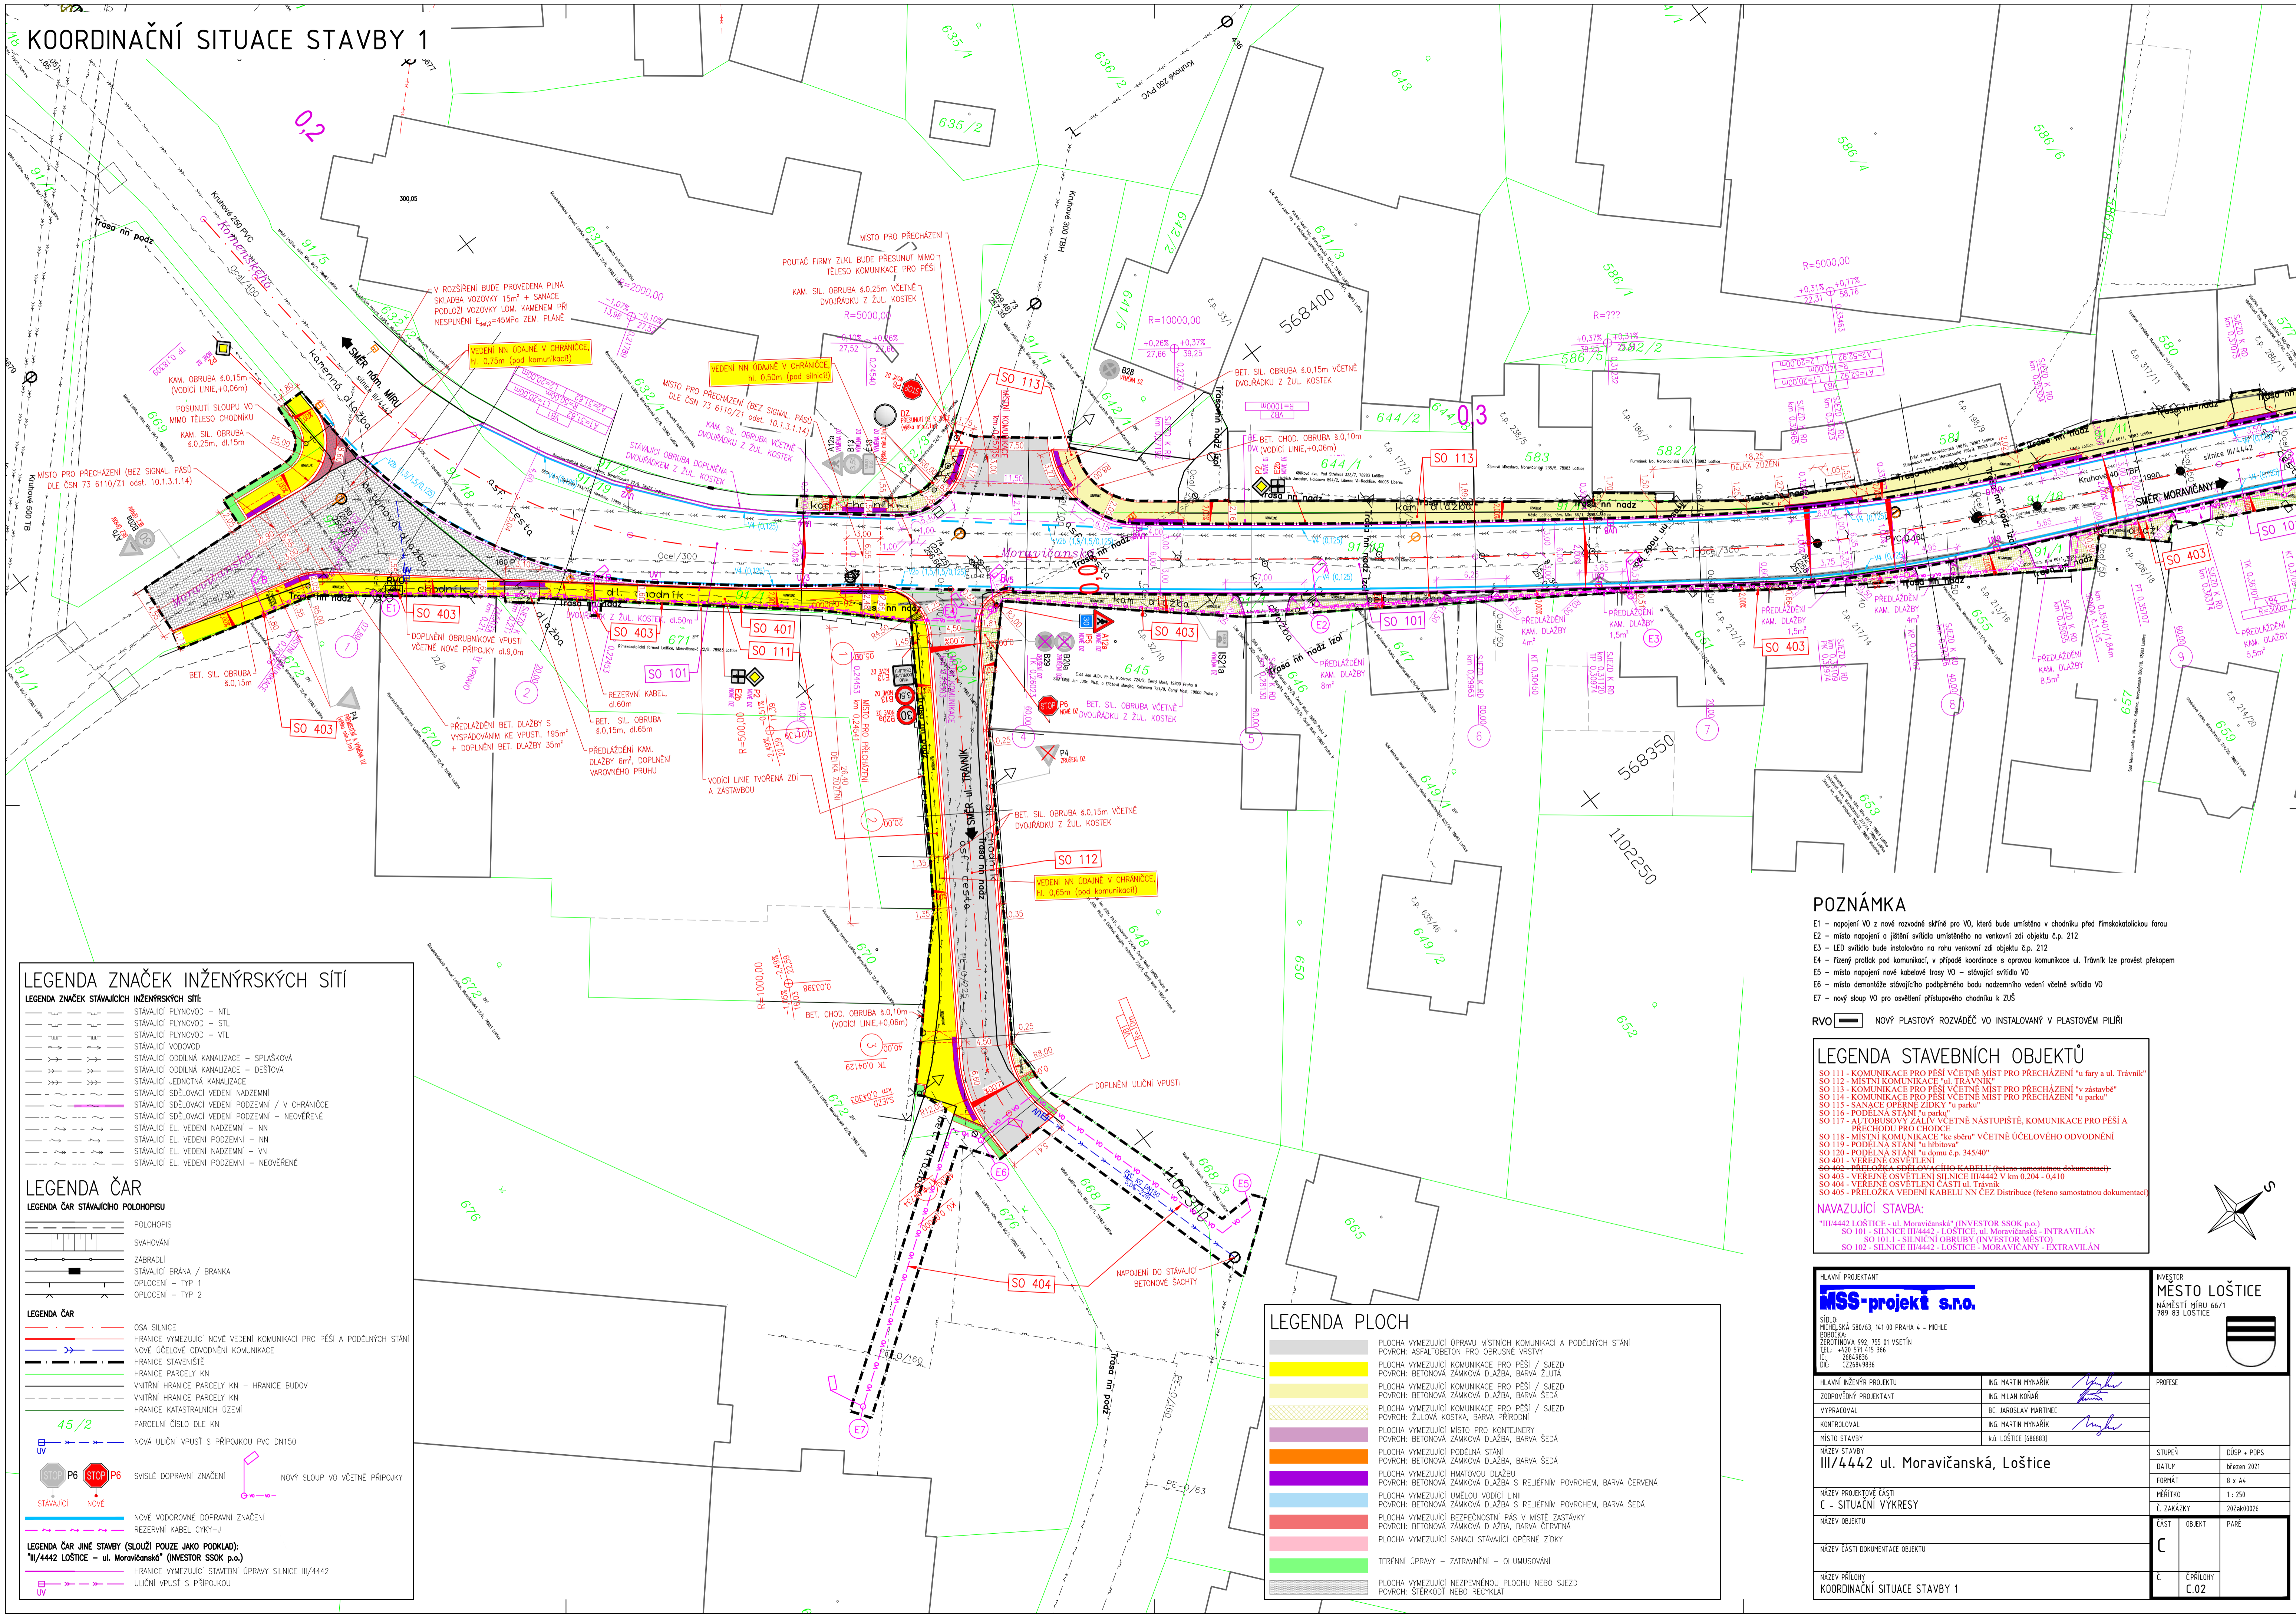

LEGENDA ZNAČEK INŽENÝRSKÝCH SÍTÍ

- LEGENDA ZNAČEK STÁVAJÍCÍCH INŽENÝRSKÝCH SÍTÍ:**
- STÁVAJÍCÍ PLYNOVOD - NTL
 - STÁVAJÍCÍ PLYNOVOD - STL
 - STÁVAJÍCÍ PLYNOVOD - VTL
 - STÁVAJÍCÍ VODOVOD
 - STÁVAJÍCÍ ODDIĚLNÁ KANALIZACE - SPLAŠKOVÁ
 - STÁVAJÍCÍ ODDIĚLNÁ KANALIZACE - DEŠŤOVÁ
 - STÁVAJÍCÍ JEDNOTNÁ KANALIZACE
 - STÁVAJÍCÍ SĚLOVACÍ VEDENÍ NADZEMNÍ
 - STÁVAJÍCÍ SĚLOVACÍ VEDENÍ PODZEMNÍ / V CHRÁNICI
 - STÁVAJÍCÍ SĚLOVACÍ VEDENÍ PODZEMNÍ - NEOVĚŘENÉ
 - STÁVAJÍCÍ EL. VEDENÍ NADZEMNÍ - NN
 - STÁVAJÍCÍ EL. VEDENÍ PODZEMNÍ - NN
 - STÁVAJÍCÍ EL. VEDENÍ NADZEMNÍ - VN
 - STÁVAJÍCÍ EL. VEDENÍ PODZEMNÍ - NEOVĚŘENÉ

LEGENDA ČAR

- LEGENDA ČAR STÁVAJÍCÍHO POLOHOPISU**
- POLOHOPI
 - SVAHOVÁNÍ
 - ZABRADLÍ
 - STÁVAJÍCÍ BRÁNA / BRANKA
 - OPLOČENÍ - TYP 1
 - OPLOČENÍ - TYP 2
- LEGENDA ČAR**
- OSA SILNICE
 - HRANICE VYMEZUJÍCÍ NOVÉ VEDENÍ KOMUNIKACÍ PRO PĚŠÍ A PODELNÝCH STÁNÍ
 - NOVÉ ÚČELOVÉ ODVODNĚNÍ KOMUNIKACE
 - HRANICE STAVENIŠTĚ
 - HRANICE PARCELY KN
 - VNITŘNÍ HRANICE PARCELY KN - HRANICE BUDOV
 - VNITŘNÍ HRANICE PARCELY KN
 - HRANICE KATASTRÁLNÍCH OZEMÍ
 - PARCELNÍ ČÍSLO DLE KN
 - NOVÁ ULIČNÍ VĚPUSŤ S PŘÍPOJKOU PVC DN150
 - SVISLÉ DOPRAVNÍ ZNAČENÍ
 - NOVÝ SLOUP VO VČETNĚ PŘÍPOJKY
 - NOVÉ VODOROVNÉ DOPRAVNÍ ZNAČENÍ
 - REZERVNÍ KABEL ČTKY-J

LEGENDA ČAR JINÉ STAVBY (SLOUŽÍ POUZE JAKO PODKLAD):
 III/4442 LOŠTICE - ul. Moravičanská (INVESTOR SSKO p.o.)

- HRANICE VYMEZUJÍCÍ STAVĚNÍ OPRAVY SILNICE III/4442
- ULIČNÍ VĚPUSŤ S PŘÍPOJKOU

LEGENDA PLOCH

- PLOCHA VYMEZUJÍCÍ OPRAVU MÍSTNÍCH KOMUNIKACÍ A PODELNÝCH STÁNÍ
- PLOCHA VYMEZUJÍCÍ OPRAVU BRUSNĚ VÝSTŘÍ
- PLOCHA VYMEZUJÍCÍ KOMUNIKACE PRO PĚŠÍ / SJEZD
- PLOCHA VYMEZUJÍCÍ KOMUNIKACE PRO PĚŠÍ / SJEZD
- PLOCHA VYMEZUJÍCÍ KOMUNIKACE PRO PĚŠÍ / SJEZD
- PLOCHA VYMEZUJÍCÍ KOMUNIKACE PRO PĚŠÍ / SJEZD
- PLOCHA VYMEZUJÍCÍ MÍSTO PRO KONTEJNERY
- PLOCHA VYMEZUJÍCÍ PODELNÁ STÁNÍ
- PLOCHA VYMEZUJÍCÍ PODELNÁ STÁNÍ
- PLOCHA VYMEZUJÍCÍ HMOTOVOU DLAŽBU
- PLOCHA VYMEZUJÍCÍ UMĚLOU VODICÍ LINI
- PLOCHA VYMEZUJÍCÍ BEZPEČNOSTNÍ PÁS V MÍSTĚ ZASTAVKY
- PLOCHA VYMEZUJÍCÍ SANACI STÁVAJÍCÍ OPĚRNÉ ZIDKY
- TERÉNNÍ OPRAVY - ZATRAVNĚNÍ + ODHUSOVÁNÍ
- PLOCHA VYMEZUJÍCÍ NEZPEVNĚNOU PLOCHU NEBO SJEZD


POZNÁMKA

- E1 - napojení VO z nové rozvaděče silnice pro VO, která bude umístěna v chodníku před Finskokatečickou tarou
- E2 - místo napojení a přiblížení svítilny umístěného na venkovní zdi objektu č.p. 212
- E3 - LED svítidlo bude instalováno na novou venkovní zdi objektu č.p. 212
- E4 - přesný profil pod komunikací, v případě koordinace a opravou komunikace ul. Trávník lze provést překlopem
- E5 - místo napojení nové kabelové trasy VO - sloužící svítilno VO
- E6 - místo demontáže stávajícího podzemního bodu nadzemního vedení včetně svítilno VO
- E7 - nový sloup VO pro osvětlení přístupu chodníku k ZUS

RVO - NOVÝ PLOSTVÝ ROZVADĚČ VO INSTALOVANÝ V PLOSTVÉM PÍLÍŘI

LEGENDA STAVEBNÍCH OBJEKTŮ

- SO 111 - KOMUNIKACE PRO PĚŠÍ VČETNĚ MÍST PRO PŘECHÁZENÍ "u fary a ul. Trávník"
 - SO 112 - MÍSTNÍ KOMUNIKACE "ul. TRÁVNÍK"
 - SO 113 - KOMUNIKACE PRO PĚŠÍ VČETNĚ MÍST PRO PŘECHÁZENÍ "v zástavbě"
 - SO 114 - KOMUNIKACE PRO PĚŠÍ VČETNĚ MÍST PRO PŘECHÁZENÍ "u parku"
 - SO 115 - SANACE OPĚRNÉ ZIDKY "u parku"
 - SO 116 - PODELNÁ STÁNÍ "u parku"
 - SO 117 - AUTOMOBILOVÝ ZÁJAZD VČETNĚ NASTUPIŠTĚ, KOMUNIKACE PRO PĚŠÍ A PŘECHODU PRO CHODCE
 - SO 118 - MÍSTNÍ KOMUNIKACE "ke sběrně" VČETNĚ ÚČELOVÉHO ODVODNĚNÍ
 - SO 119 - PODELNÁ STÁNÍ "u hřbitova"
 - SO 120 - PODELNÁ STÁNÍ "u domu č.p. 345/40"
 - SO 401 - VĚREBNÉ OSVĚTLENÍ
 - SO 402 - PŘELOŽKA SĚLOVACÍHO KABELU (řešeno samostatnou dokumentací)
 - SO 403 - VĚREBNÉ OSVĚTLENÍ SILNICE III/4442 v km 0,204 - 0,410
 - SO 404 - VĚREBNÉ OSVĚTLENÍ ČÁSTI ul. Trávník
 - SO 405 - PŘELOŽKA VEDENÍ KABELU NN ČEZ Distribuce (řešeno samostatnou dokumentací)
- NAVAZUJÍCÍ STAVBA:**
- III/4442 LOŠTICE - ul. Moravičanská (INVESTOR SSKO p.o.)
 - SO 101 - SILNICE III/4442 - LOŠTICE, ul. Moravičanská - INTRAVILÁN
 - SO 101L1 - SILNICE III/4442 - LOŠTICE (INVESTOR MĚSTO)
 - SO 102 - SILNICE III/4442 - LOŠTICE - MORAVIČANŮV - EXTRAVILÁN

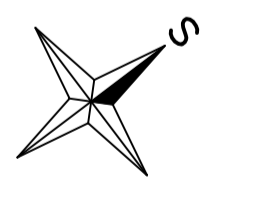

HLAVNÍ PROJEKTANT MSS-projekt s.r.o. SÍDLO: MICHLEŠKÁ 580/63, 141 00 PRAHA 4 - MICHLE IČ: 25849836 DIČ: CZ25849836		INVESTOR MĚSTO LOŠTICE NÁMĚSTÍ MÍRU 66/1 789 83 LOŠTICE
HLAVNÍ INŽENÝR PROJEKTU ING. MARTIN MYNÁŘIK	ZODPOVĚDNÝ PROJEKTANT ING. MILAN KOHÁŘ	PROFESE
VYPRACOVAL Bc. JAROSLAV MARTINEC	KONTROLOVAL ING. MARTIN MYNÁŘIK	MÍSTO STAVBY III/4442 ul. Moravičanská, Loštice
NÁZEV STAVBY III/4442 ul. Moravičanská, Loštice	NÁZEV PROJEKTOVÉ ČÁSTI C - SITUACNÍ VÝKRESY	STUPEŇ DÚSP - POPS
NÁZEV OBJEKTU III/4442 ul. Moravičanská, Loštice	NÁZEV ČÁSTI DOKUMENTACE OBJEKTU C	DATUM březen 2021
NÁZEV PŘÍLOHY KOORDINAČNÍ SITUACE STAVBY 1	ČÁST C.02	FORMÁT B x A4
		MĚŘÍTKO 1 : 250
		Č. ZAKÁZKY 20240026